


- NOTAS:**
- 1 - Eletroduto não bitolado para energia e PVC rígido Ø20mm.
 - 2 - Condutores não bitolado e 2,50mm².
 - 3 - Os disjuntores considerados no projeto são internos.
 - 4 - Todas as tomadas de força (com fio "T") deverão ter o plug de aterramento.

QUADRO DE CARGAS - (Iluminação e Tomadas)									
Quadra n.º	HP	LUZ	AC	TOMADAS	CHUVA	TOTAL	NSU	FO	
01	LUZ QUADRA	373w	200w	200w	100w	150w	100w	200w	5400
02	LUZ QUADRA	01	01	-	-	-	-	200	10
03	LUZ QUADRA	01	-	-	-	-	-	200	10
04	TOMADA	-	-	-	-	-	-	600	10
05	LUZ QUADRA	01	-	-	-	-	-	200	10
06	LUZ QUADRA	01	-	-	-	-	-	200	10
07	LUZ QUADRA	01	-	-	-	-	-	200	10
08	TOMADA	-	-	-	-	-	-	600	10
09	LUZ SANTIAGOS	-	-	-	-	-	-	500	10
10	TOMADAS SANTIAGOS/ÁREA LUBE	-	-	-	-	-	-	2000	10
11	LUZ COZINHA/ COPA	-	-	-	-	-	-	200	10
12	TOMADAS COZINHA/COPA	-	-	-	-	-	-	2200	15
13	CHUVEIRO	-	-	-	-	-	-	5400	35
14	RESERVA	-	-	-	-	-	-	-	-
15	RESERVA	-	-	-	-	-	-	-	-
TOTAL 12700									-

Carga Instalada: 12.700W - Proteção: 1x50A - Ramal Lig: 2#10mm² - Ramal de Entr: 2#10,00mm² - N.º esp. CD: 18

LEGENDA:

- 2 UND. REFLETOR LED 50W
- LUMINÁRIA FLUORESCENTE COMPACTA
- FIO NEUTRO, FASE, RETORNO
- TOMADA MÉDIA h=1.10m
- TOMADA ALTA h=2.00m
- INTERRUPTOR SIMPLES
- INTERRUPTOR DUPLO
- QUADRO DE MEDIDORES
- CD - CENTRO DE DISTRIBUIÇÃO

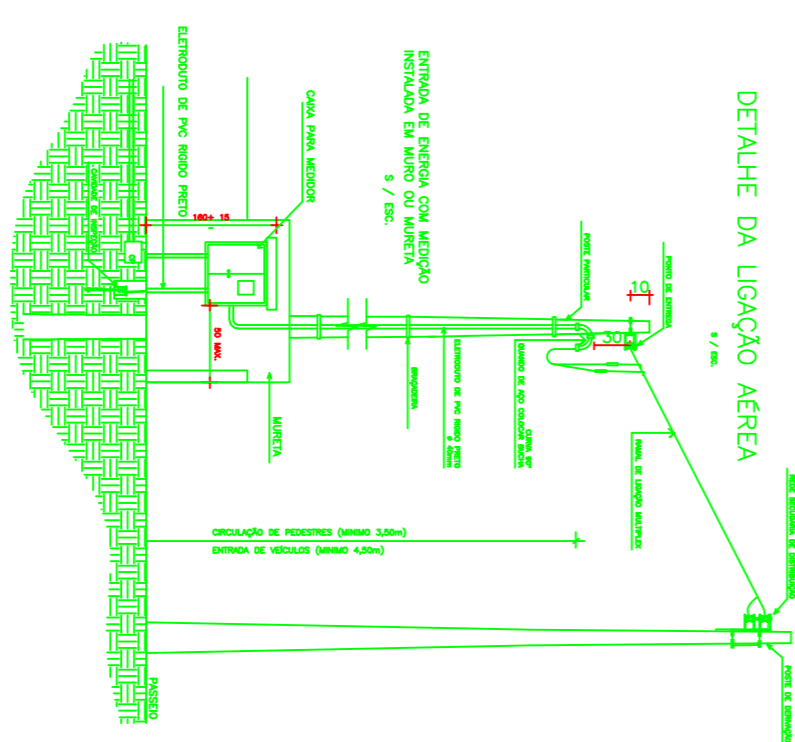

01 PLANTA INSTALAÇÕES ELÉTRICAS

ESCALA: 1/75

A: 617,00m²

<p>PREFEITURA MUNICIPAL DE PINHEIRO DO VALE Rua D. de Coxas, 223 - CENTRO PINHEIRO DO VALE/RS</p>		<p>PROJETO: PLANTA BAIXA INSTALAÇÕES ELÉTRICAS</p>	
<p>OBRA: QUADRA POLIESPORTIVA COBERTA</p>	<p>LOCAL: LINHA BONITA/INTERIOR- PINHEIRO DO VALE-RS</p>	<p>DATA: Projeto: Dezembro/2019 Platagem: Dezembro/2019</p>	<p>PROJETO: PLANTA BAIXA INSTALAÇÕES ELÉTRICAS</p>
<p>PROPRIETÁRIO: Eliam Tomaz Prefeito Municipal</p>	<p>UNID: METROS</p>	<p>ESCALA: 1/75</p>	<p>PROPRIETÁRIO: Eliam Tomaz Prefeito Municipal</p>
<p>RESP. TÉCNICO:</p>	<p>ÁREA: 617,00M²</p>	<p>FRANCHA: 02,03</p>	<p>RESP. TÉCNICO:</p>